

# 位置図


蛇島汚水中継ポンプ場

名乗沢第1マンホールポンプ場




# 蛇島污水中継ポンプ場

平面図 縮尺 1:500

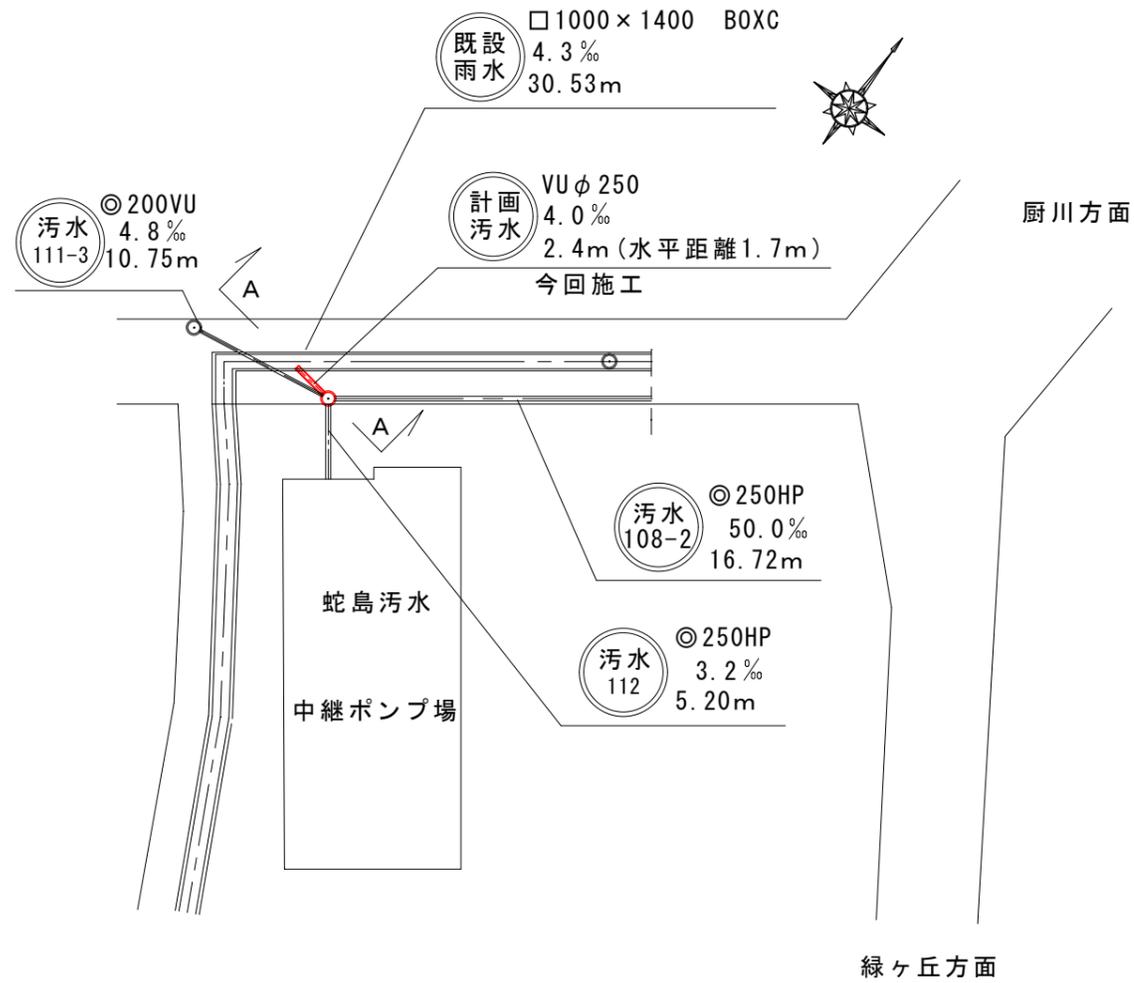

A-A断面図 縮尺 1:50

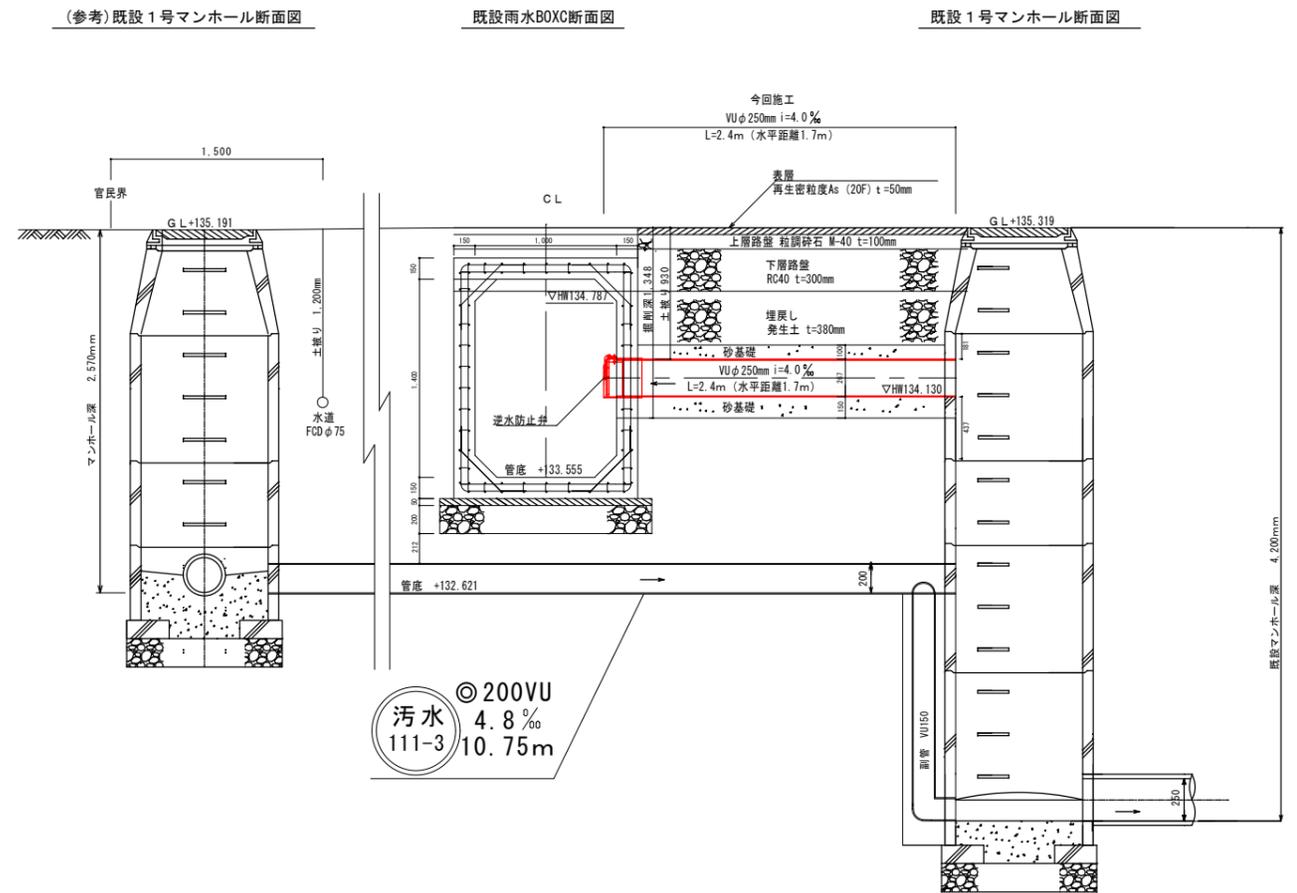

盛岡市上下水道局下水道施設管理課

盛岡市箱清水二丁目外地内


全 其	3枚ノ中 1	平面図 断面図
--------	-----------	------------

令和5年度

蛇島污水中継ポンプ場外  
越流管設置修繕

縮尺	図示
----	----

# 蛇島汚水中継ポンプ場 縦断図

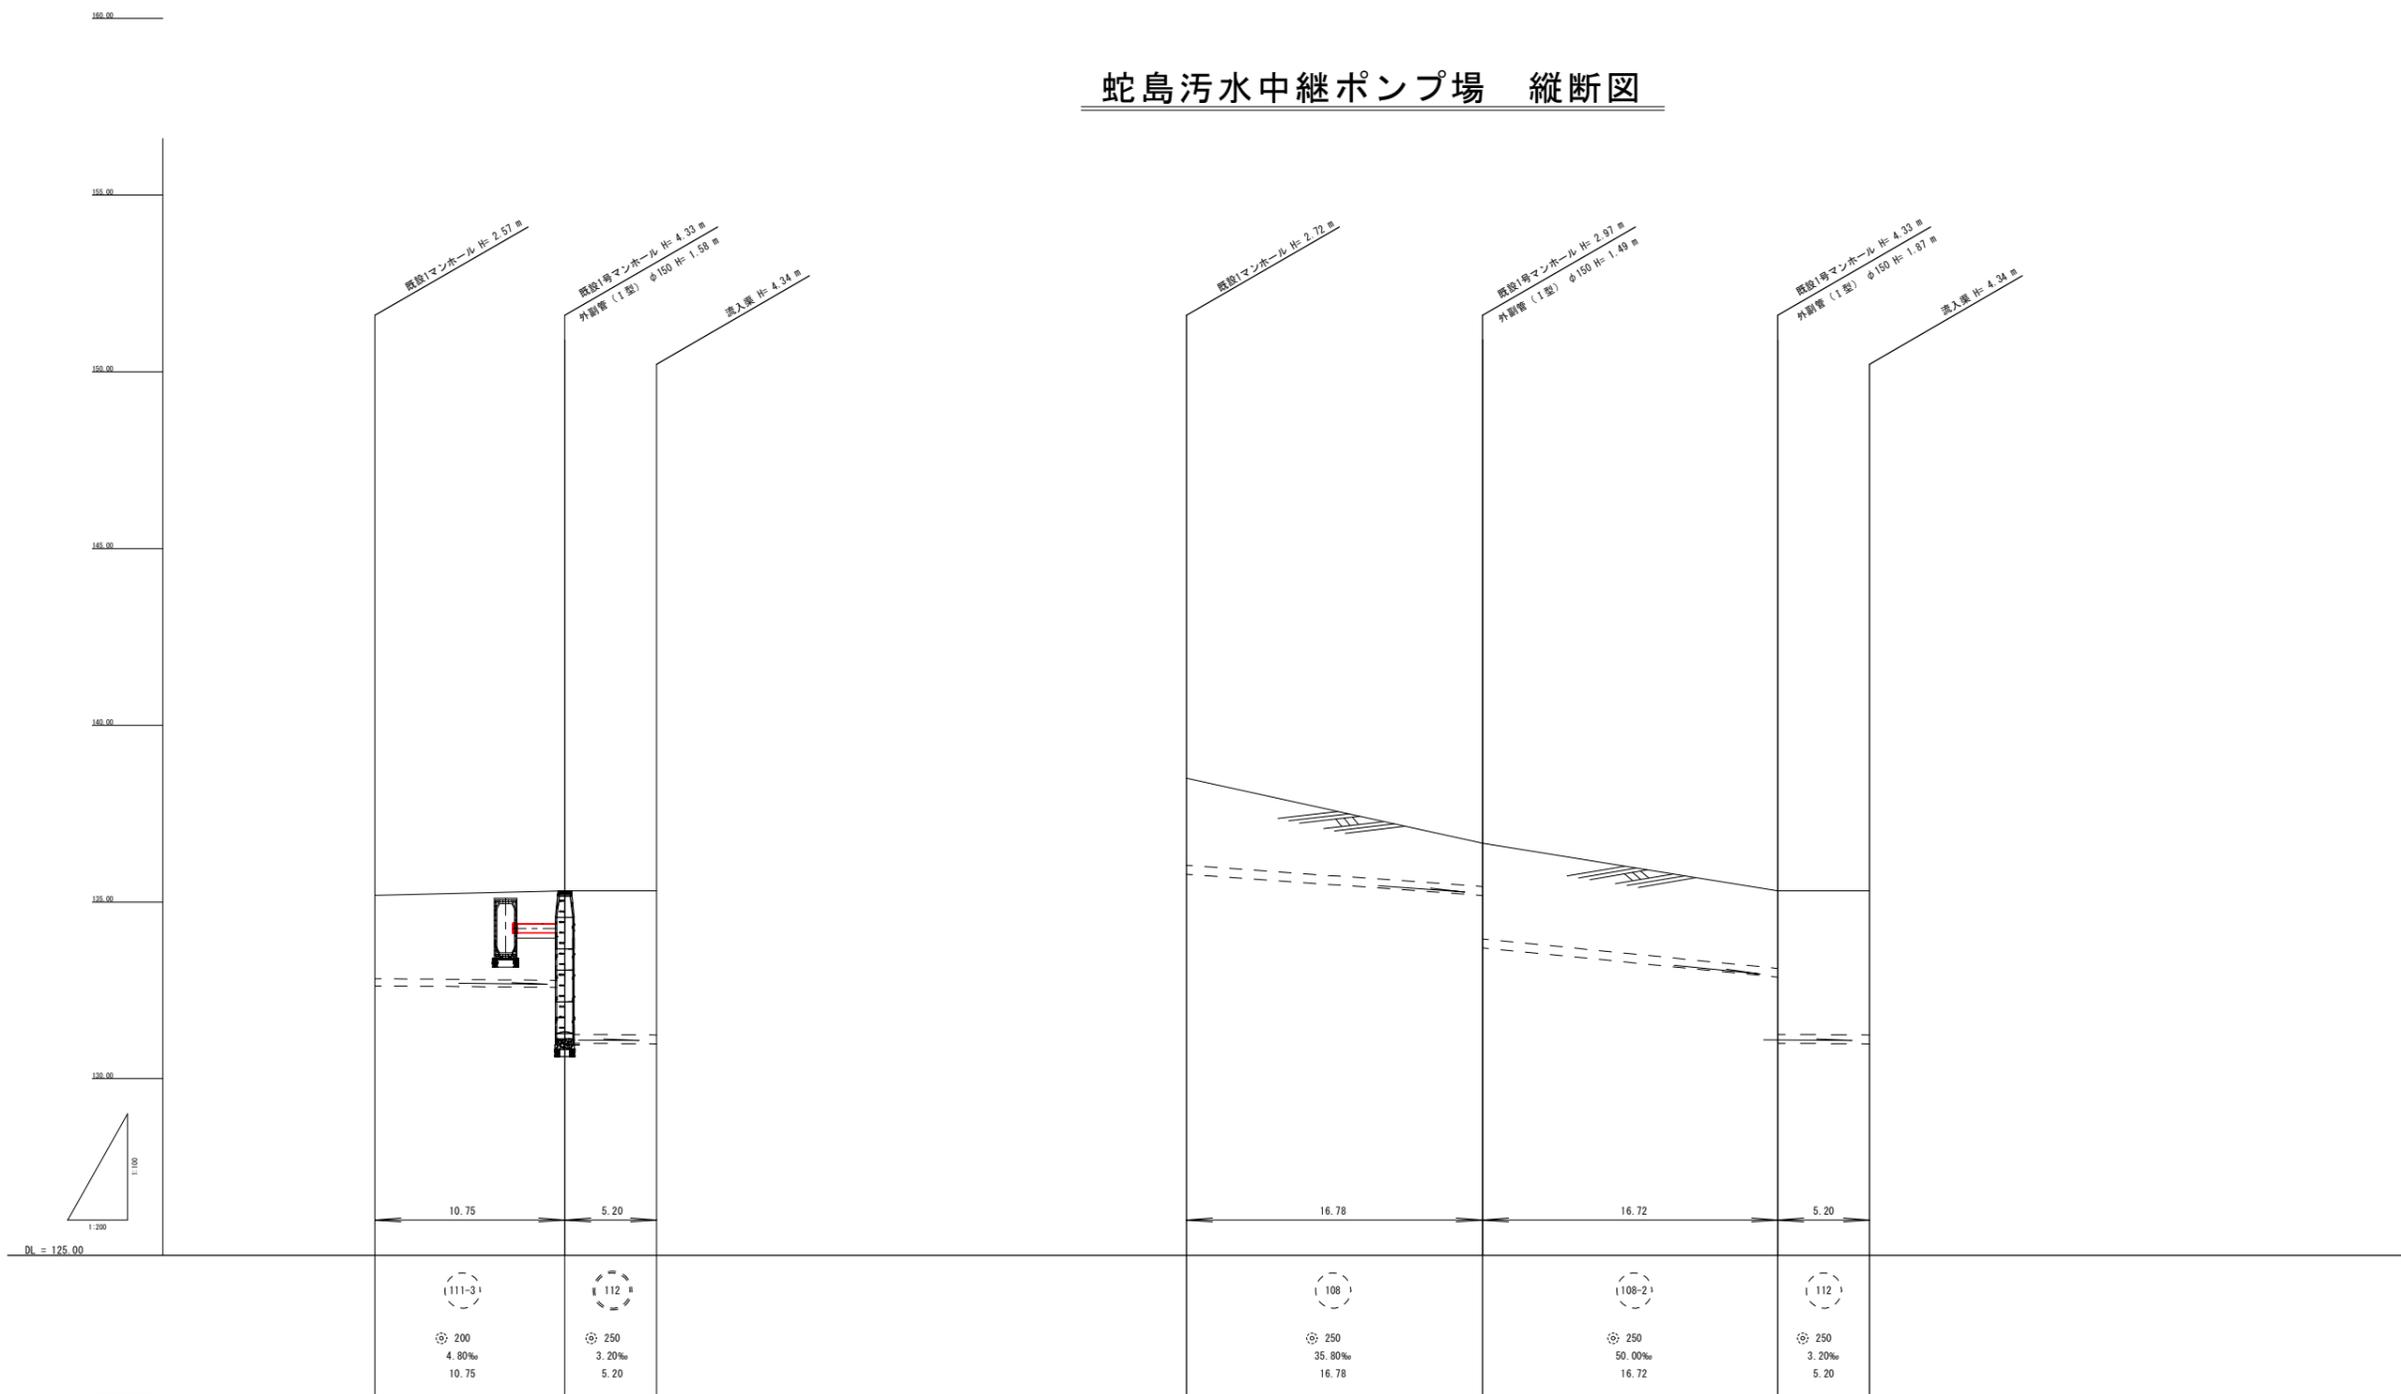

測点番号	追加距離	車距離	埋設深	管底高	土盛り
No. 1	0.00	0.00	2.60	132.621	2.34
	10.75	10.75	2.78	132.569	2.52
	15.95	5.20	4.35	130.994	4.05
No. 2	0.00	0.00	2.74	135.788	2.44
	16.78	16.78	1.50	135.187	1.20
	33.50	5.20	3.00	133.695	2.69
No. 3	0.00	0.00	2.49	132.859	2.18
	16.72	16.72	4.35	130.994	4.05
	38.70	4.37	4.37	130.977	4.06

盛岡市上下水道局下水道施設管理課  
 盛岡市箱清水二丁目外地内  
 全 3枚ノ中  
 其 2 断面図  
 令和5年度  
 蛇島汚水中継ポンプ場外  
 越流管設置修繕  
 縮尺 図示

